




第 1 页，共 1 页

建设单位:						设计阶段:	施工图	出图日期:	2025.04	工 程 号:	
工程名称:		广西医科大学附属武鸣医院室内装饰工程				版 次:	施工图	图 号:	NKML-01		
序号	图 号	图 纸 名 称							图 幅	替换图纸	
01	NK-01	通风、防排烟设计与施工总说明							A1		
02	NK-02	一层通风、防排烟平面图							A2		
03	NK-03	二层通风、防排烟平面图							A2		
04	NK-04	三层通风、防排烟平面图							A2		
设 计:	王江兰		校 对:	韦继远		审 核:	李小菊		项目负责人:	韦继远	

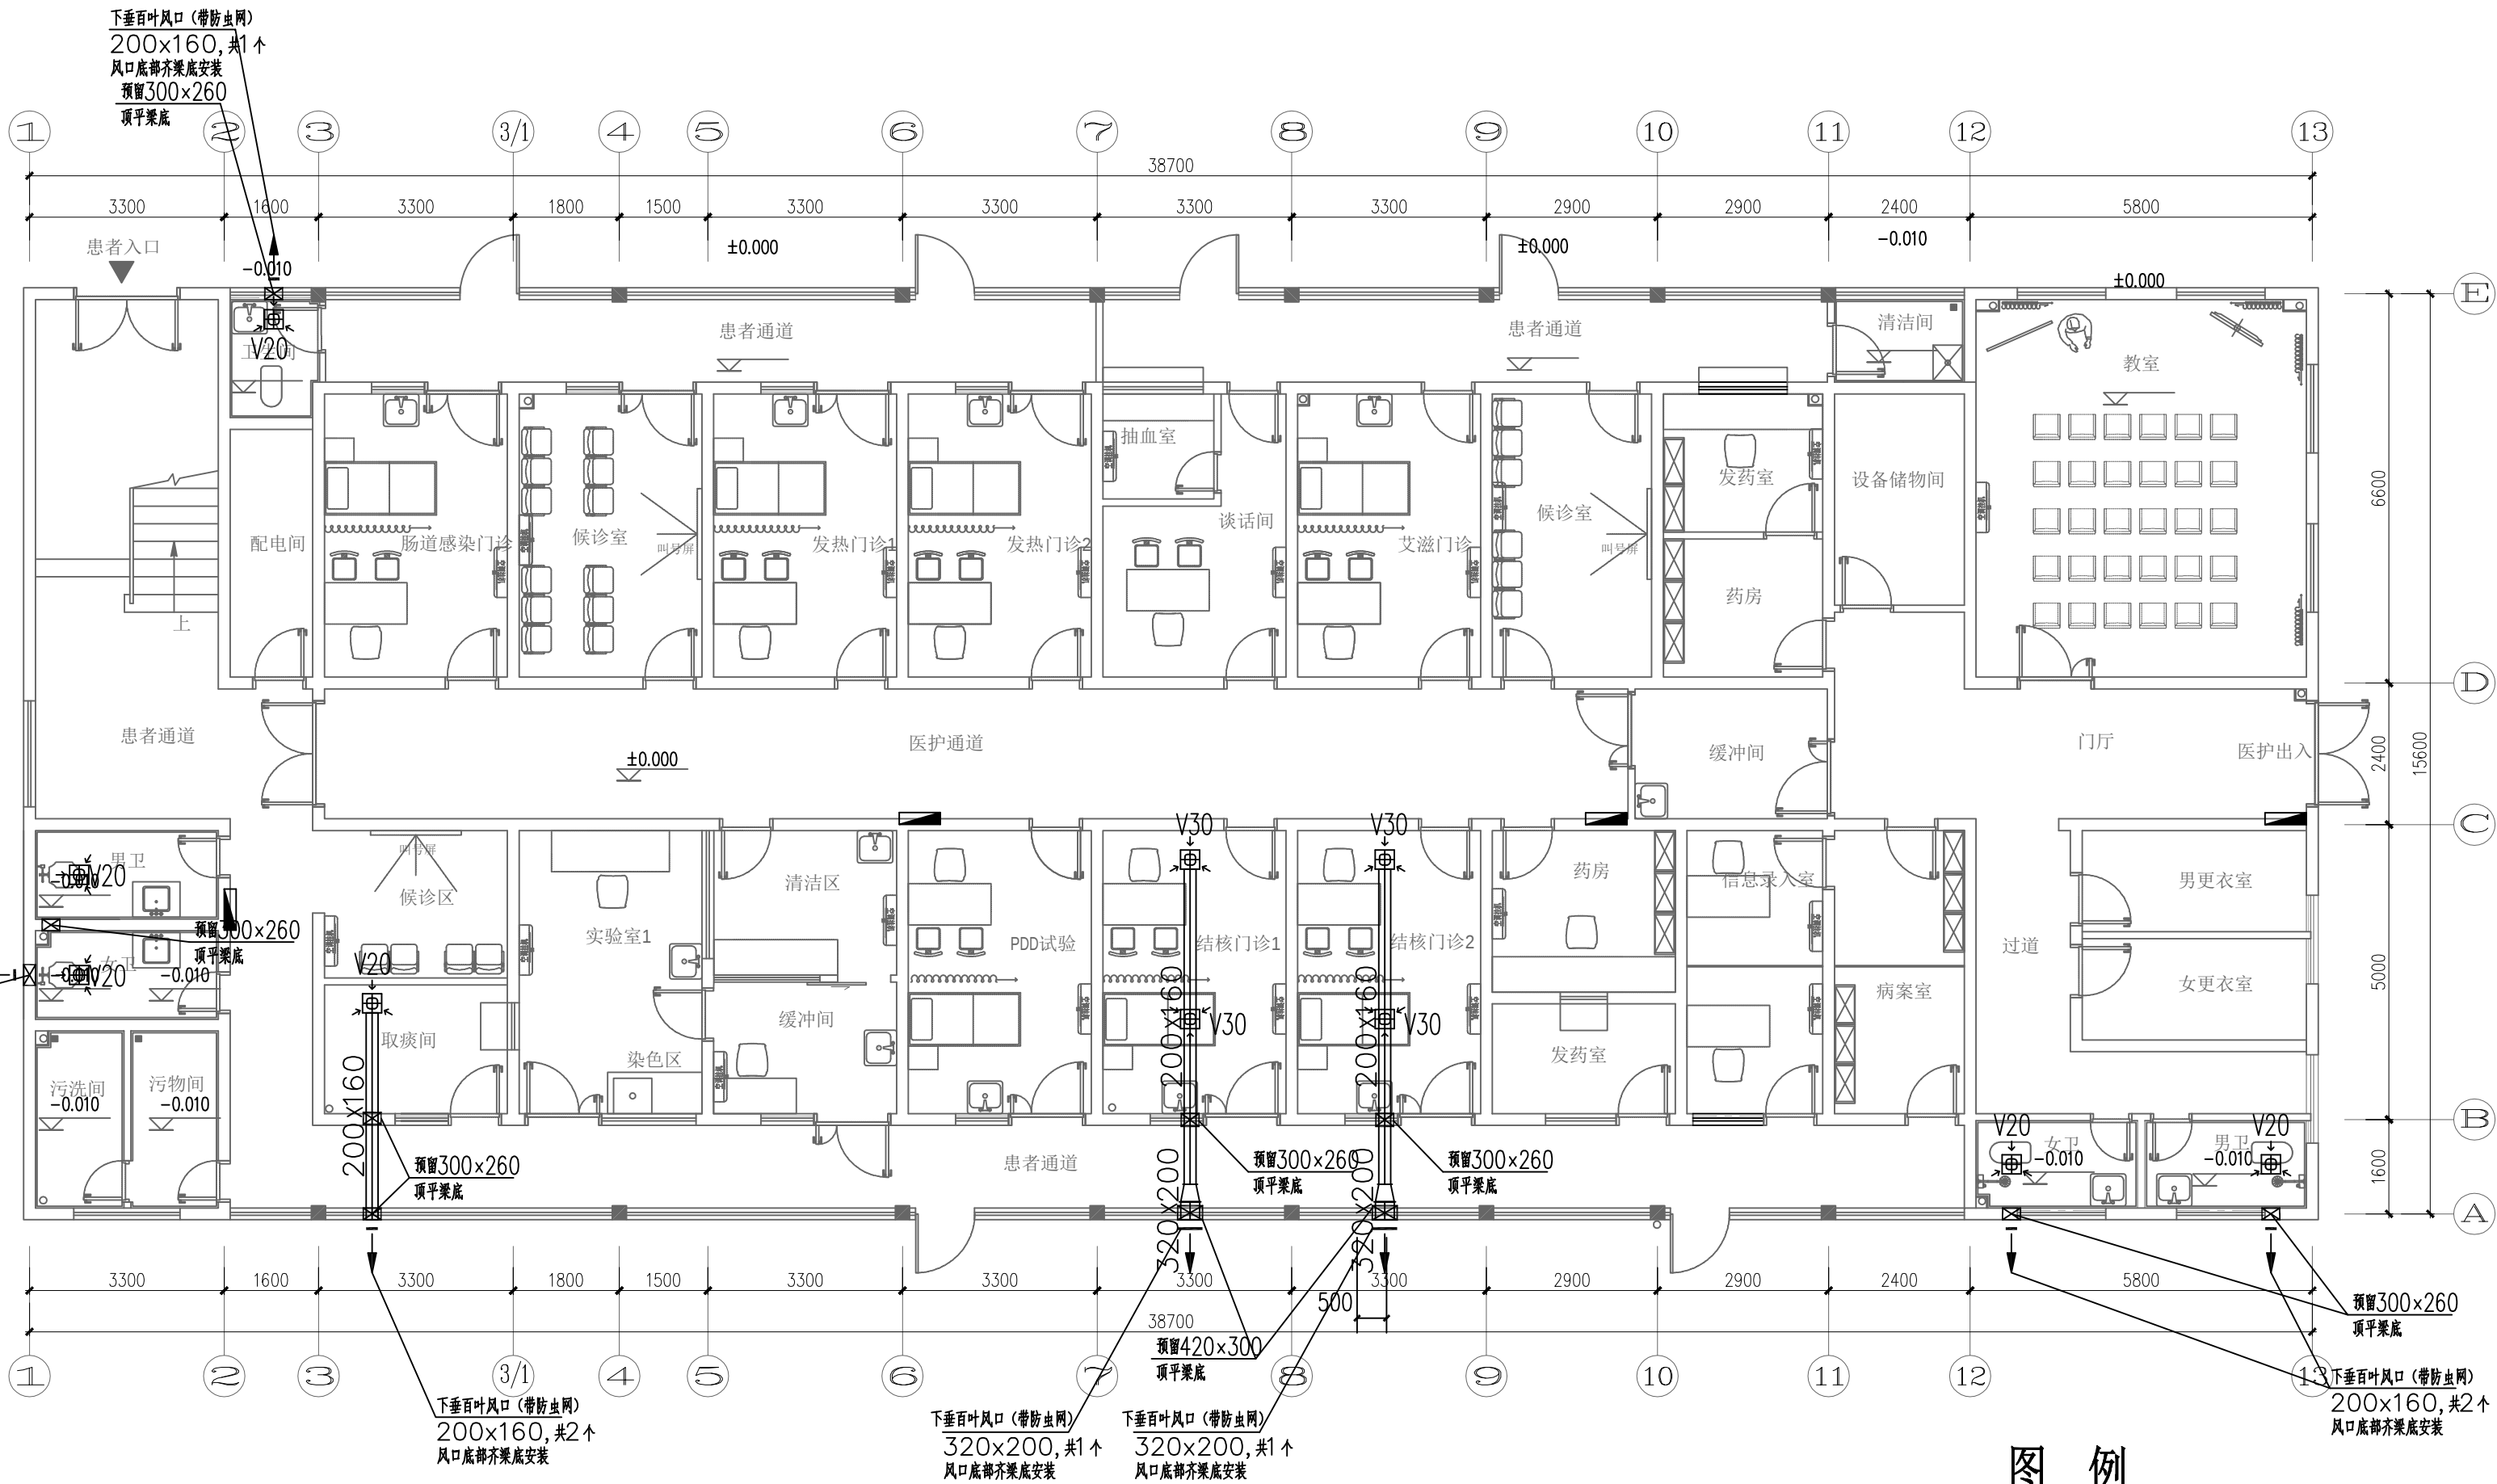

一层通风平面图 1:100

说明：所有未标注预留孔洞均为350×260

换气扇性能参数表

序号	图中代号	名称	风量	全压	供电要求		数量	接管型式	接管管径	备注
			(m³/h)	(Pa)	电量(W)	电压(V)				
1	V30	吊顶式换气扇	300	50	45	220	32	铝制波纹软管	φ125	自带止回装置
2	V20	吊顶式换气扇	200	50	40	220	8	铝制波纹软管	φ125	自带止回装置

注：换气扇实际接管管径以实际到货为准。

图例

图例	名称	备注
	吊顶式换气扇 (其中的数值为额定风量X10³m³/h)	
	防雨百叶风口 (带防虫网)	
	送风管 (可见剖面)	
	送风管 (不可见剖面)	
	回、排风管 (可见剖面)	
	回、排风管 (不可见剖面)	

DESCRIPTIONS

注册执业章：SEAL OF CERTIFIED DESIGNER

建设单位：CLIENT

项目名称：PROJECT NAME
广西医科大学附属武鸣医院室内装饰工程

子项名称：SUBITEM NAME

图名：DRAWING TITLE
一层通风平面图


设计阶段 DESIGN STAGE	施工图 ENGINEERING	工程号 ENGINEERING No.	
专业 PROFESSION	暖通 DRAWING No.	图号 DRAWING No.	NK-02
版次 EDITION	第1版 DATE	出图日期 DATE	2025. 04
审定人 APPROVED	李文广	李广	
项目负责人 PROJECT DIRECTOR	秦健华	秦健华	
专业负责人 DISCIPLINE HEAD	韦继远	韦继远	
审核人 VERIFIER	李小菊	李小菊	
校对人 PROOFREADER	韦继远	韦继远	
设计人 DESIGNER	王江兰	王江兰	
制图人 CARTOGRAPHIC MAN	王江兰	王江兰	

中丰博成
中丰博成设计(集团)有限公司
ZHONG YU BO CHENG DESIGN (GROUP) CO.,LTD.

中丰博成设计(集团)有限公司
中丰博成设计(集团)有限公司
中丰博成设计(集团)有限公司

工程设计证书编号：A245018281

COPYRIGHT DECLARATION
本图纸版权归中丰博成设计(集团)有限公司所有，未经许可，不得擅自复制或传播。

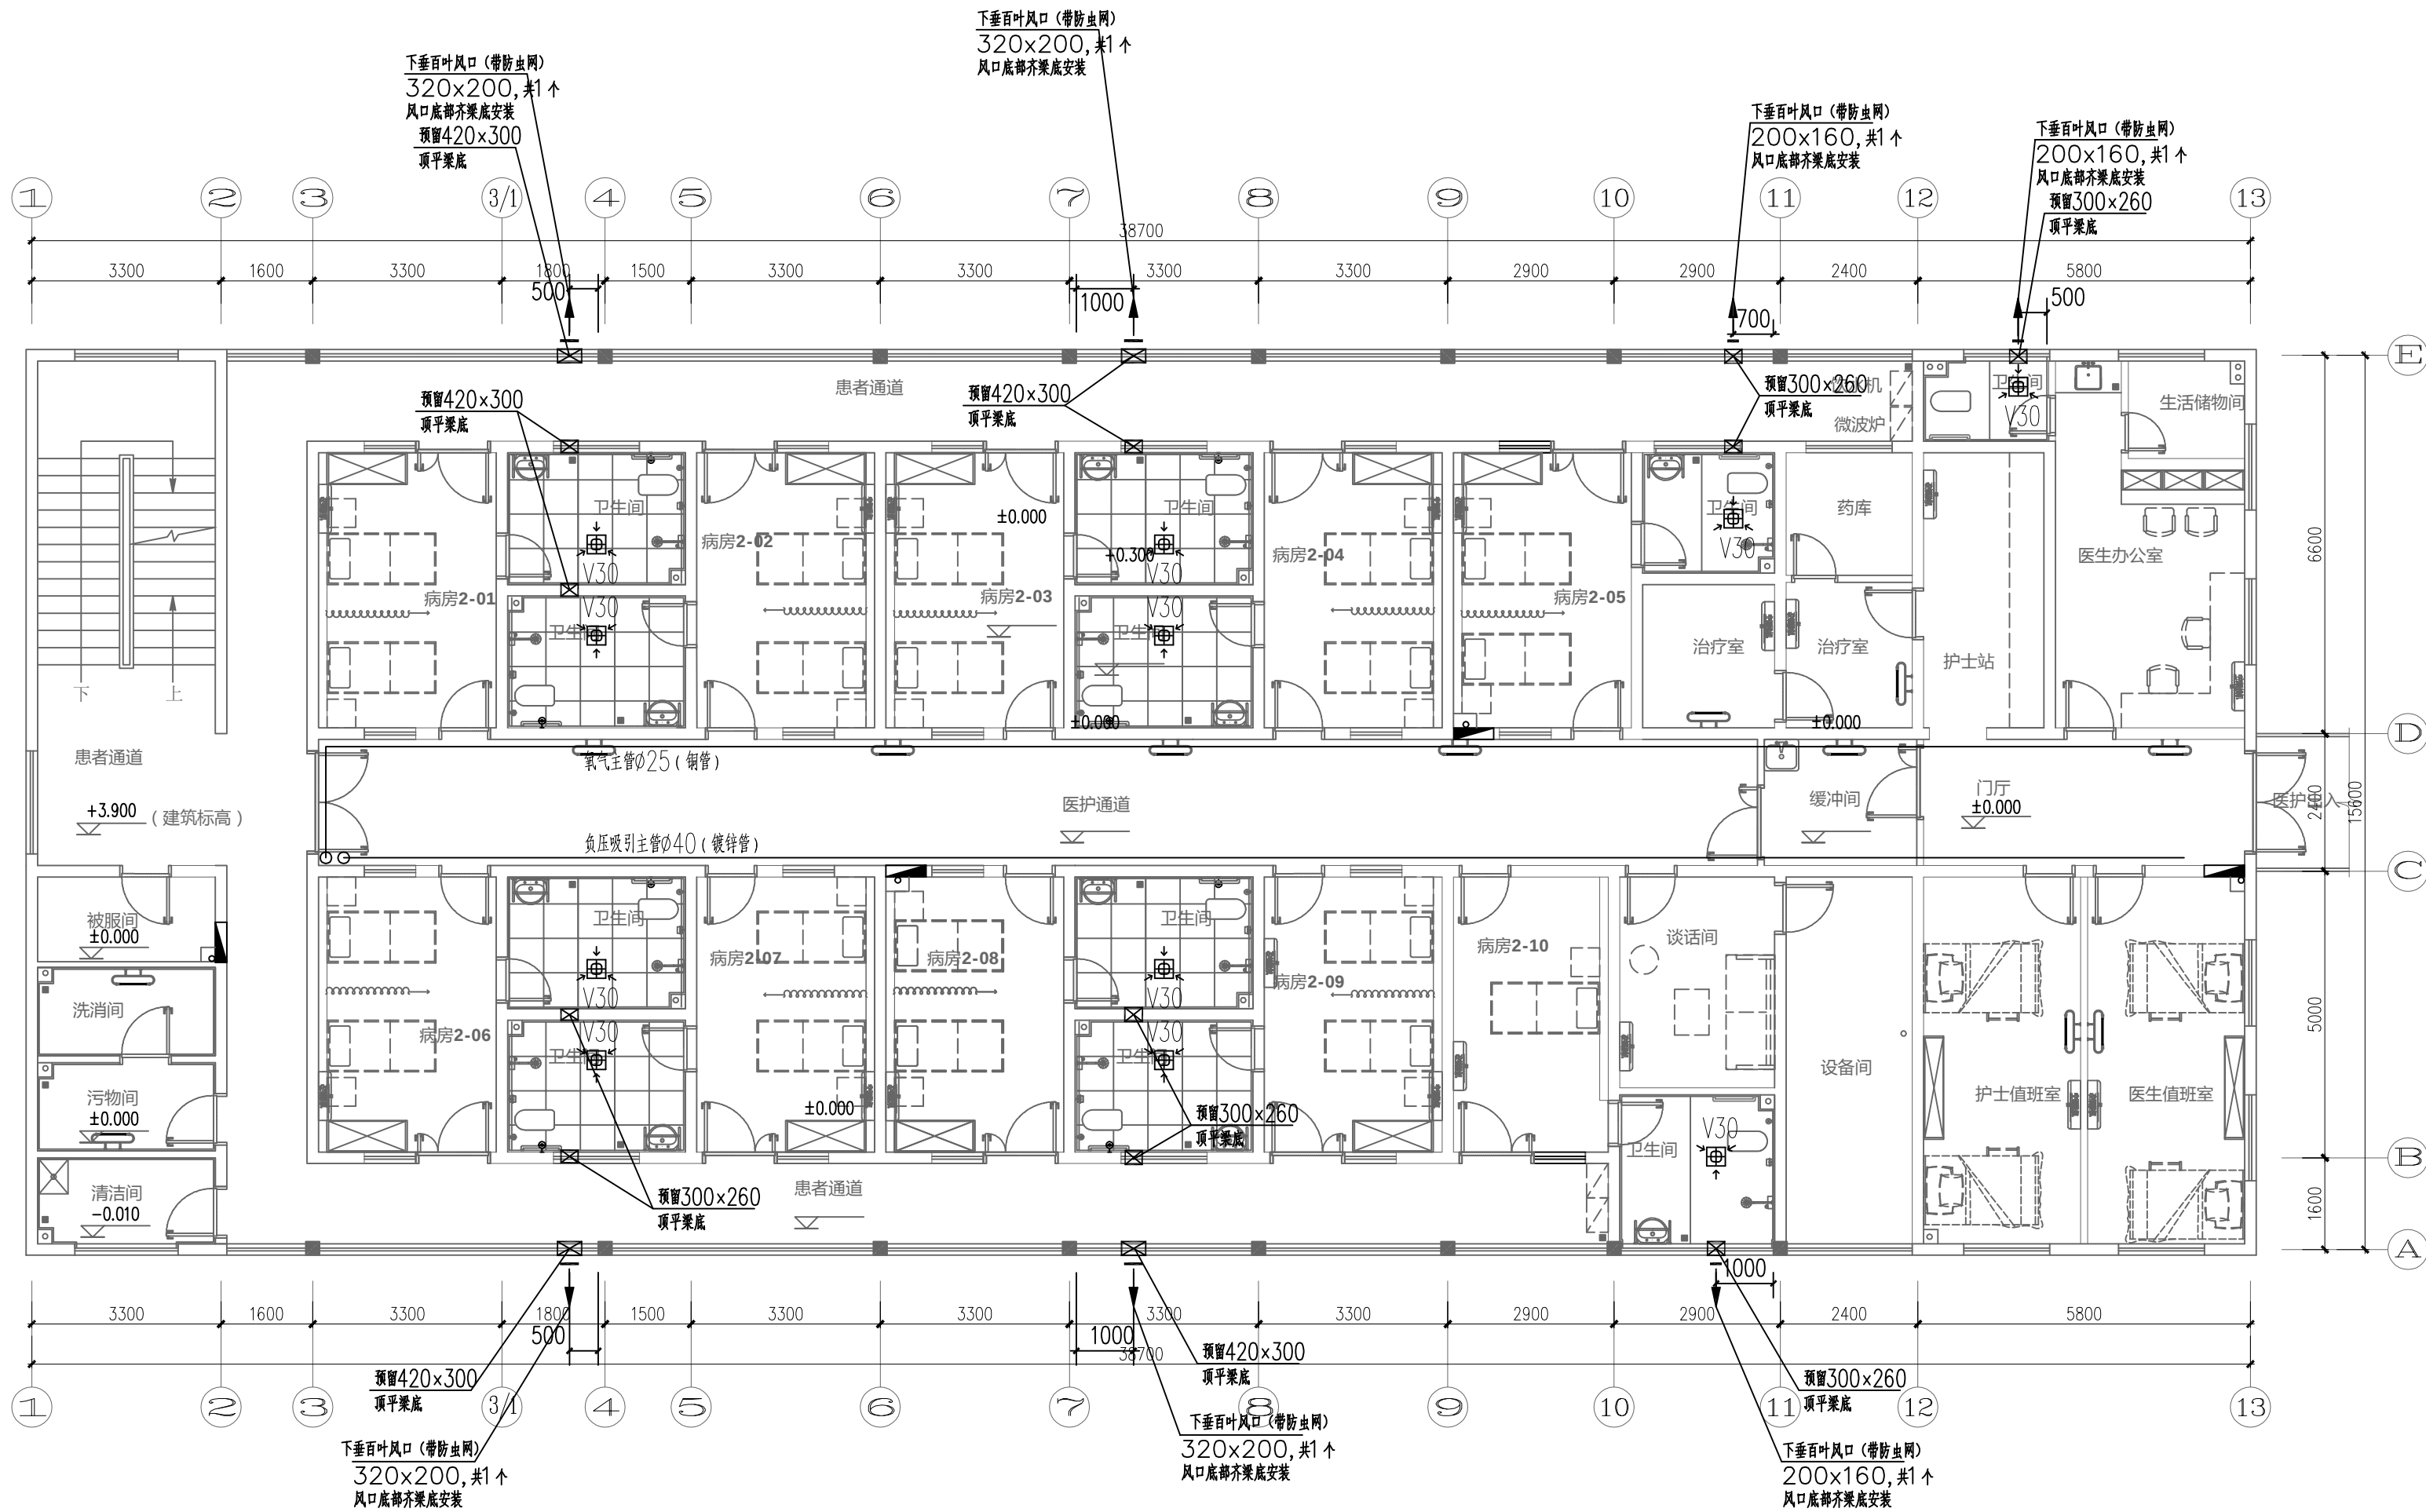

二层通风平面图 1:100

说明: 所有未标注预留孔洞均为350x260

DESCRIPTIONS

注册执业章: SEAL OF CERTIFIED DESIGNER

SEAL OF DRAWING ISSUE

建设单位: CLIENT

项目名称: PROJECT NAME
广西医科大学附属武鸣医院室内装饰工程

子项名称: SUBITEM NAME

图名: DRAWING TITLE

二层通风平面图

设计阶段 DESIGN STAGE	施工图 ENGINEERING	工程号 ENGINEERING No.	
专业 PROFESSION	暖通 DRAWING No.	图号 DRAWING No.	NK-03
版次 EDITION	第1版 DATE	出图日期 DATE	2025. 04
审定人 APPROVED	李文广	李广	
项目负责人 PROJECT DIRECTOR	秦健华	秦健华	
专业负责人 DISCIPLINE HEAD	韦继远	韦继远	
审核人 VERIFIER	李小菊	李小菊	
校对 PROOFREADER	韦继远	韦继远	
设计人 DESIGNER	王江兰	王江兰	
制图人 CARTOGRAPHIC MAN	王江兰	王江兰	


中聿博成
中聿博成设计(集团)有限公司
ZHONG YU BO CHENG DESIGN (GROUP) CO.,LTD.

资质等级: 建筑工程设计甲级
资质等级: 暖通工程乙级
中聿博成(集团)有限公司 暖通工程 暖通工程 暖通工程 暖通工程

工程设计证书编号: A245018281

COPYRIGHT DECLARATION

本图纸版权归中聿博成设计(集团)有限公司所有, 未经许可, 不得擅自复制或传播。

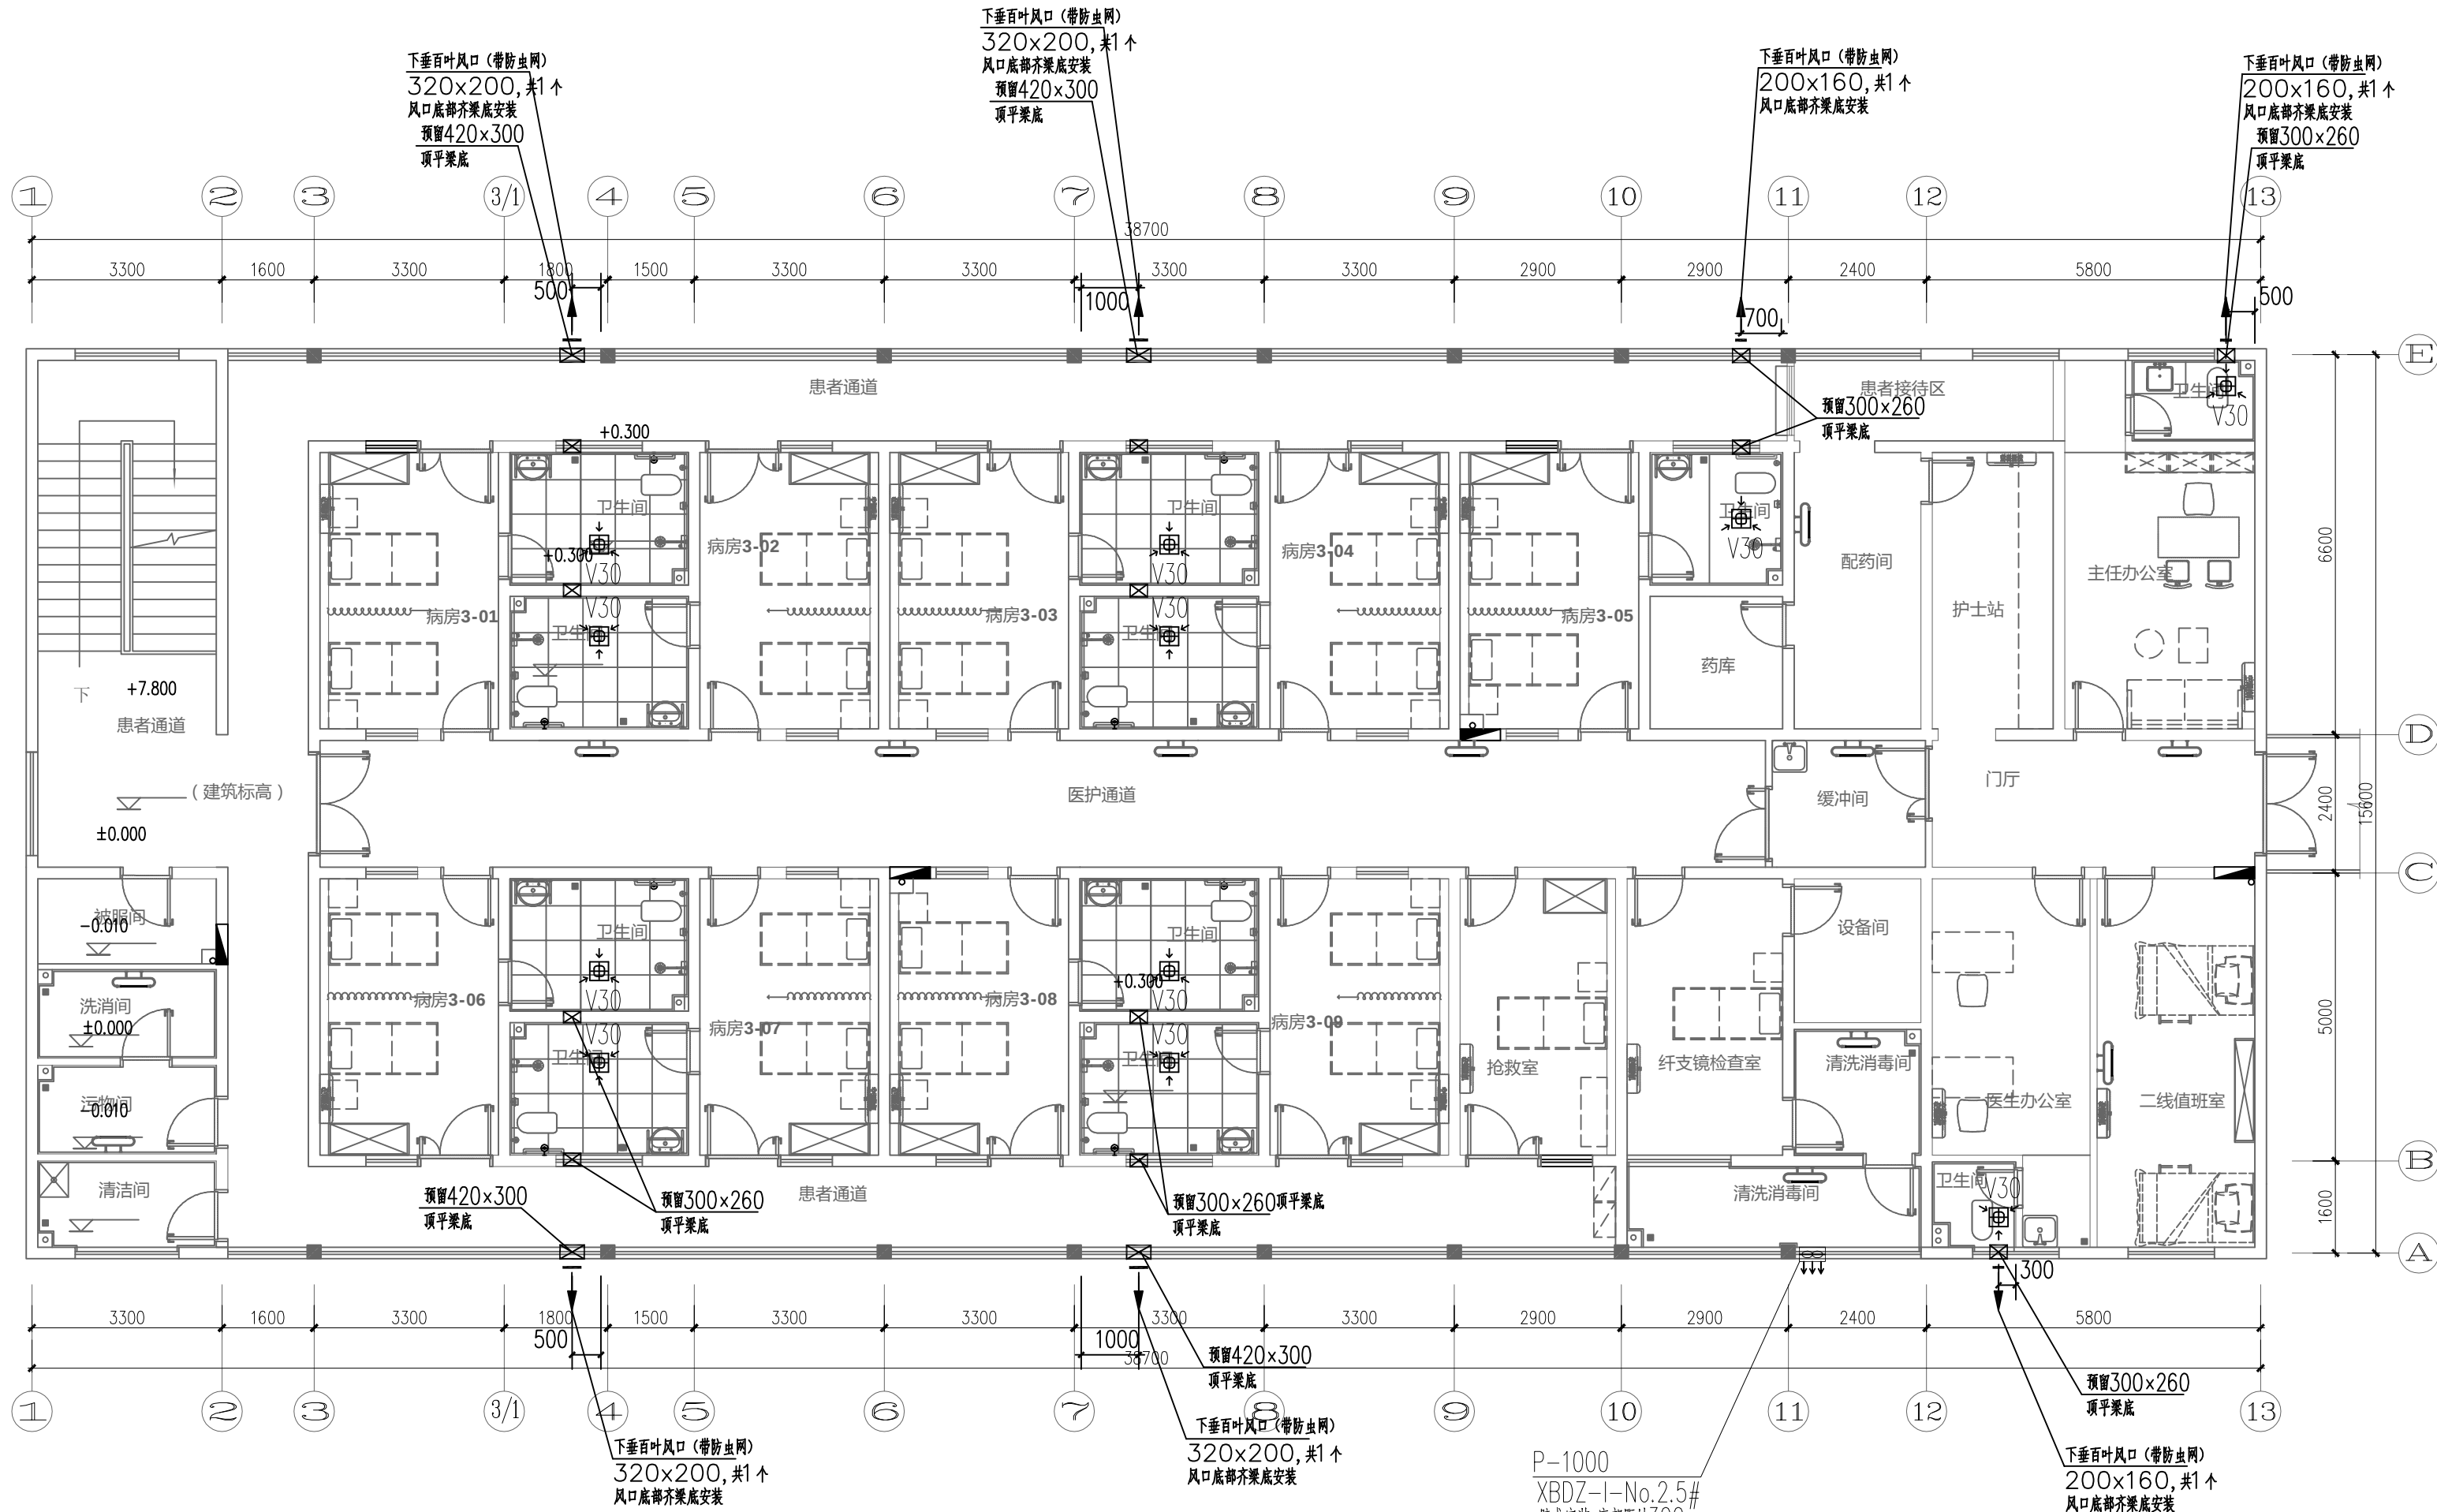

三层通风平面图 1:100

说明: 所有未标注预留孔洞均为350x260

风机性能参数表

系统编号(设备代号)	名称	型号规格	单位	数量	服务区域	安装位置	备注
P-1000	壁式排气扇	XBDZ-I-No.2.5# L=1000m³/h, 转速: 1450rpm, 噪声: 60dB(A) N=0.06kW, 全压: 58Pa, η>83%, 电压: 220V	台	3	屋面电梯机房	电梯机房	平时排风

DESCRIPTIONS

注册执业章: SEAL OF CERTIFIED DESIGNER

SEAL OF DRAWING ISSUE

建设单位: CLIENT

项目名称: PROJECT NAME
广西医科大学附属武鸣医院室内装饰工程

子项名称: SUBITEM NAME

图名: DRAWING TITLE
三层通风平面图

设计阶段 DESIGN STAGE	施工图 ENGINEERING	工程号 图号 NK-04
专业 PROFESSION	暖通 DRAWING No.	
版次 EDITION	第1版 DATE	2025. 04

审定人
APPROVED
李文广

项目负责人
PROJECT DIRECTOR
秦健华

专业负责人
DISCIPLINE HEAD
韦继远

审核人
VERIFIER
李小菊

校对
PROOFREADER
韦继远

设计人
DESIGNER
王江兰

制图人
CARTOGRAPHIC MAN
王江兰

中聿博成
中聿博成设计(集团)有限公司
ZHONG YU BO CHENG DESIGN (GROUP) CO.,LTD.

中聿博成设计(集团)有限公司
中聿博成设计(集团)有限公司
中聿博成设计(集团)有限公司

工程设计证书编号: A245018281

COPYRIGHT DECLARATION
本图纸版权归中聿博成设计(集团)有限公司所有, 未经许可, 不得擅自复制或传播。